


PLAN DE MASSE SITE THUY : RESEAU D'ELECTRICITE

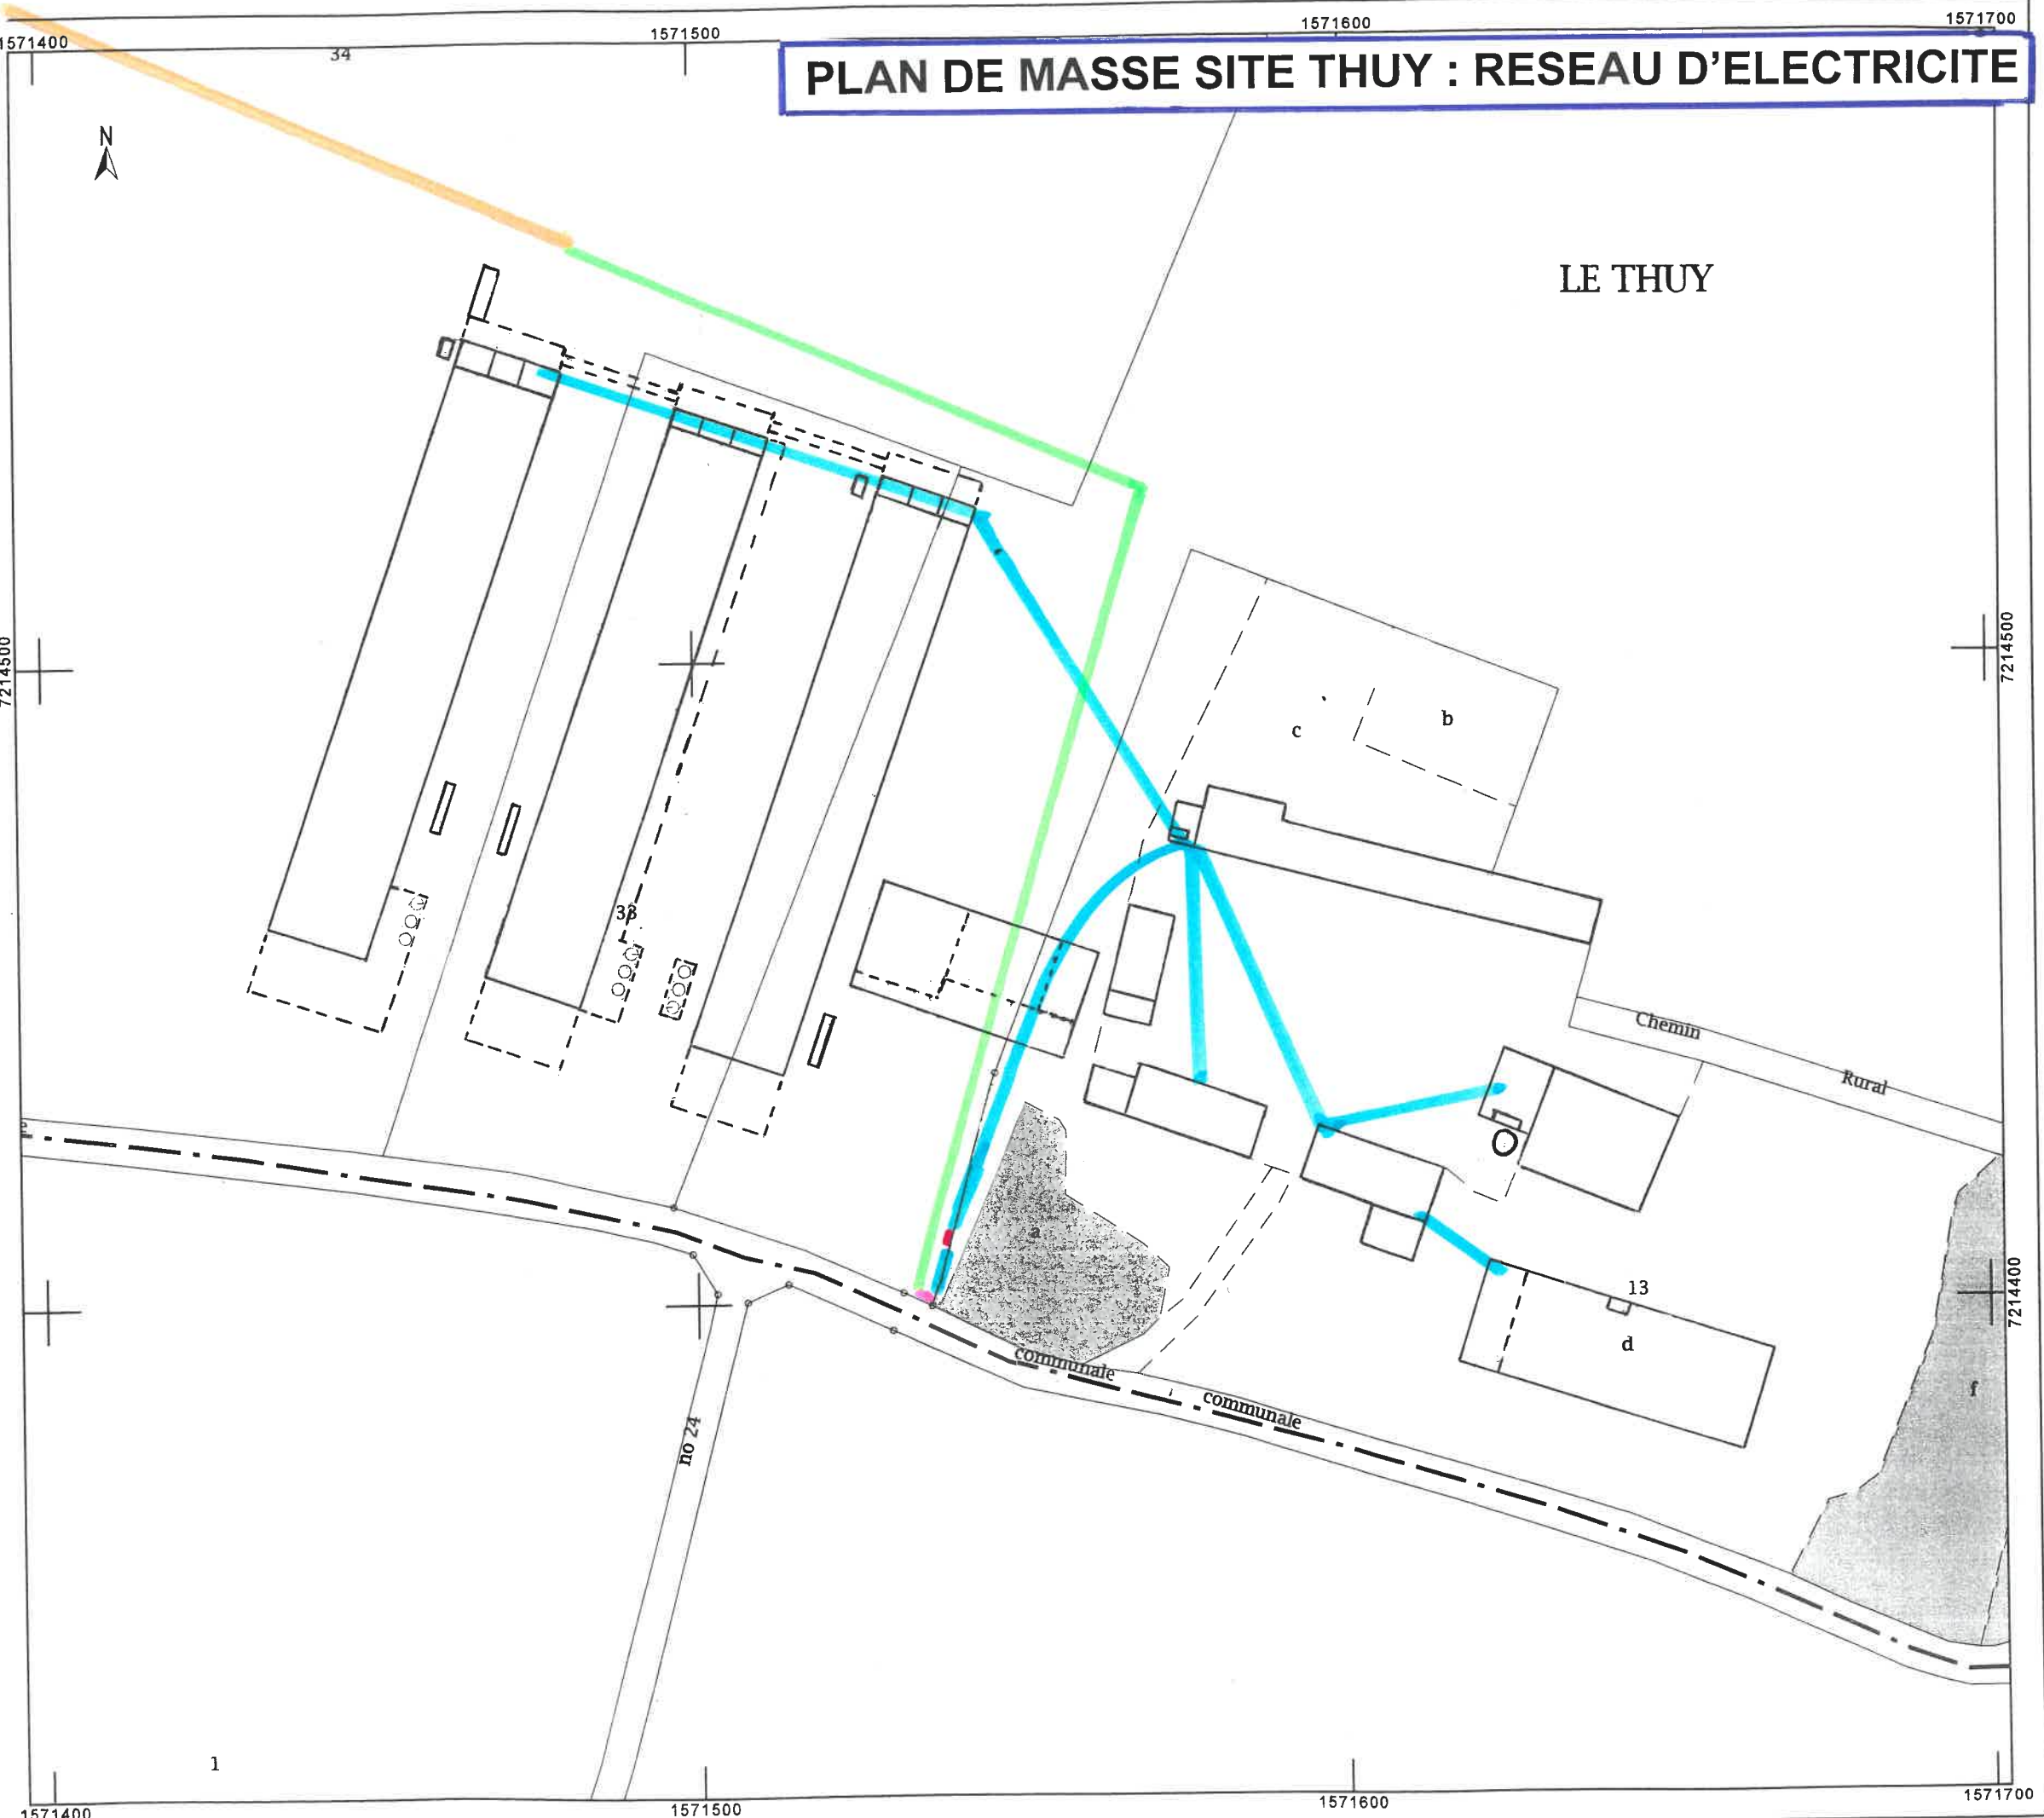

Electricité

- réseau électrique aérien
- réseau électrique enterré existant
- transformateur
- compteur général = armure électrique
- réseau électrique enterré existant

Plan de masse

Département : Eure et Loir

Commune : Marboué

Section : ZR

Echelle : 1/1000