


PLAN DE MASSE SITE THUY : RESEAU D'EAU

Eau

- compteur d'eau général
- réseau d'eau enterré existant
- puits / forage existant
- réseau d'eau enterré existant
- × vanne d'arrêt
- compteur d'eau rotatifs
- réseau d'eau enterré existant

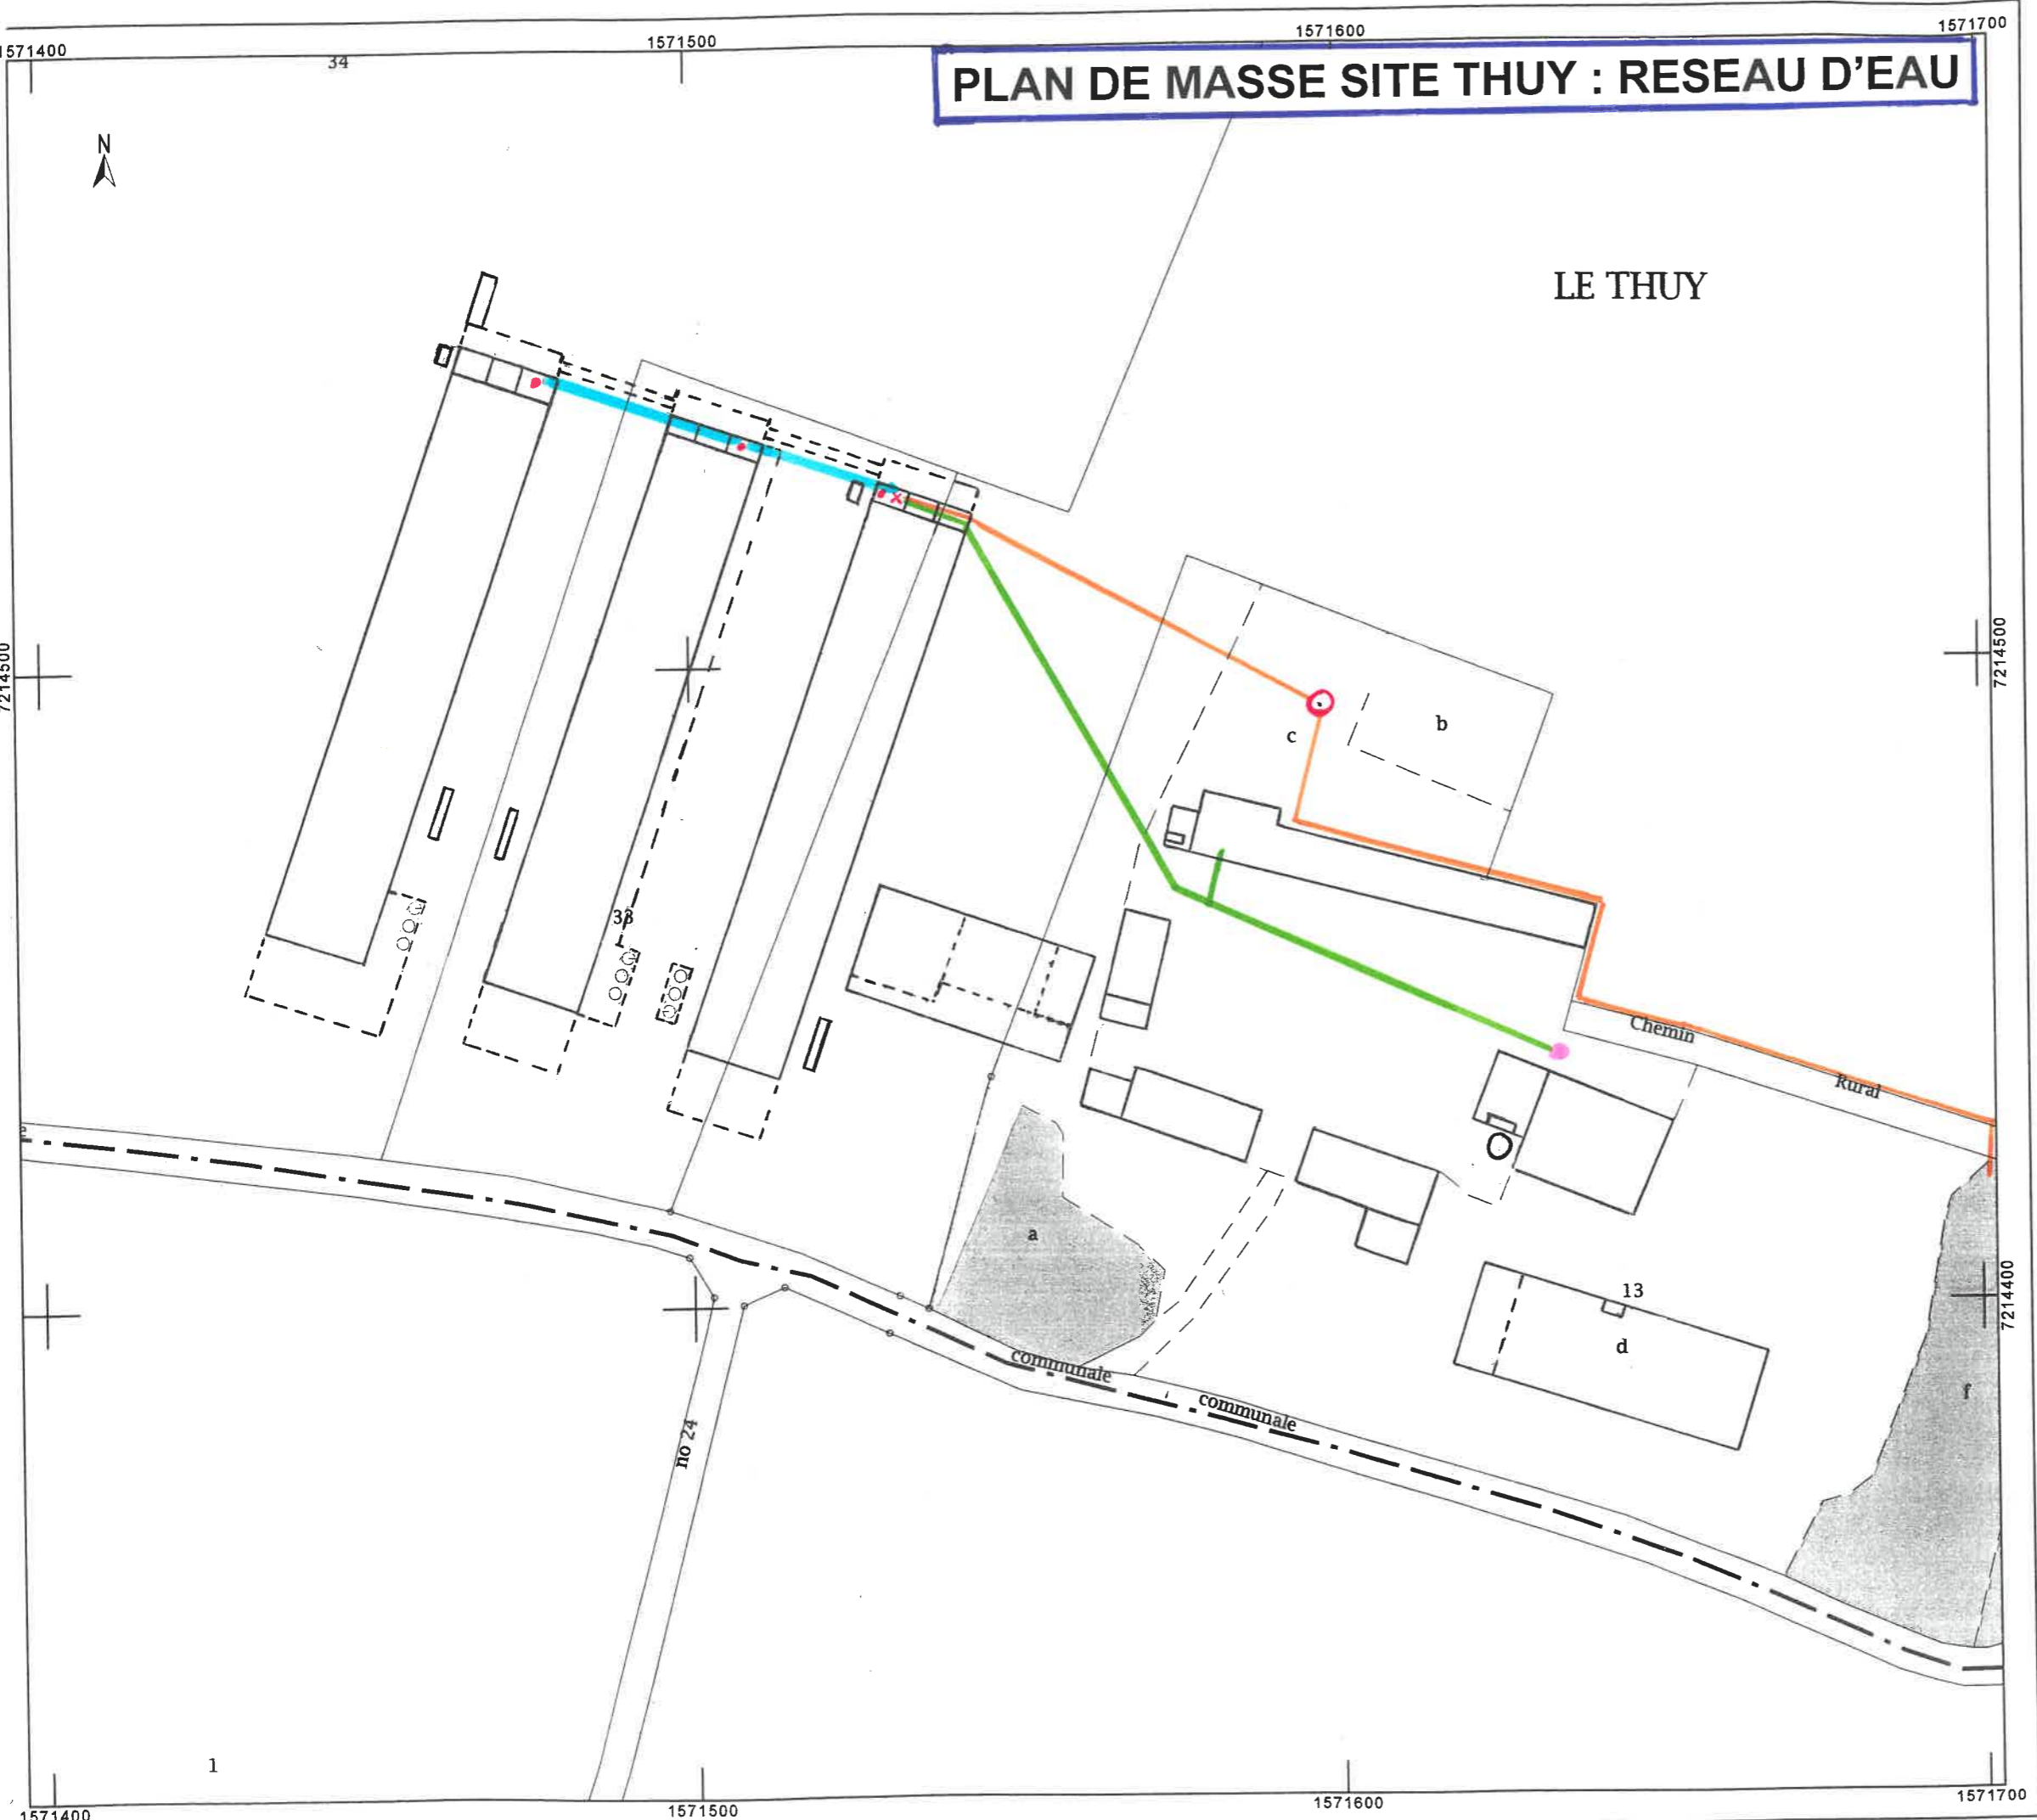

Plan de masse

Département : Eure et Loir

Commune : Marboué

Section : ZR

Echelle : 1/1000